

道央自動車道

北広島管通信管路設置工事

参 考 図

令和 6 年 1 2 月

東日本高速道路株式会社


北海道支社 北広島管理事務所

目 次


番号	図 面 名 称	図面番号
1	既設埋設物等詳細図（１）～（２）	1 ～ 2

トラフィックカウンター詳細図


設置図

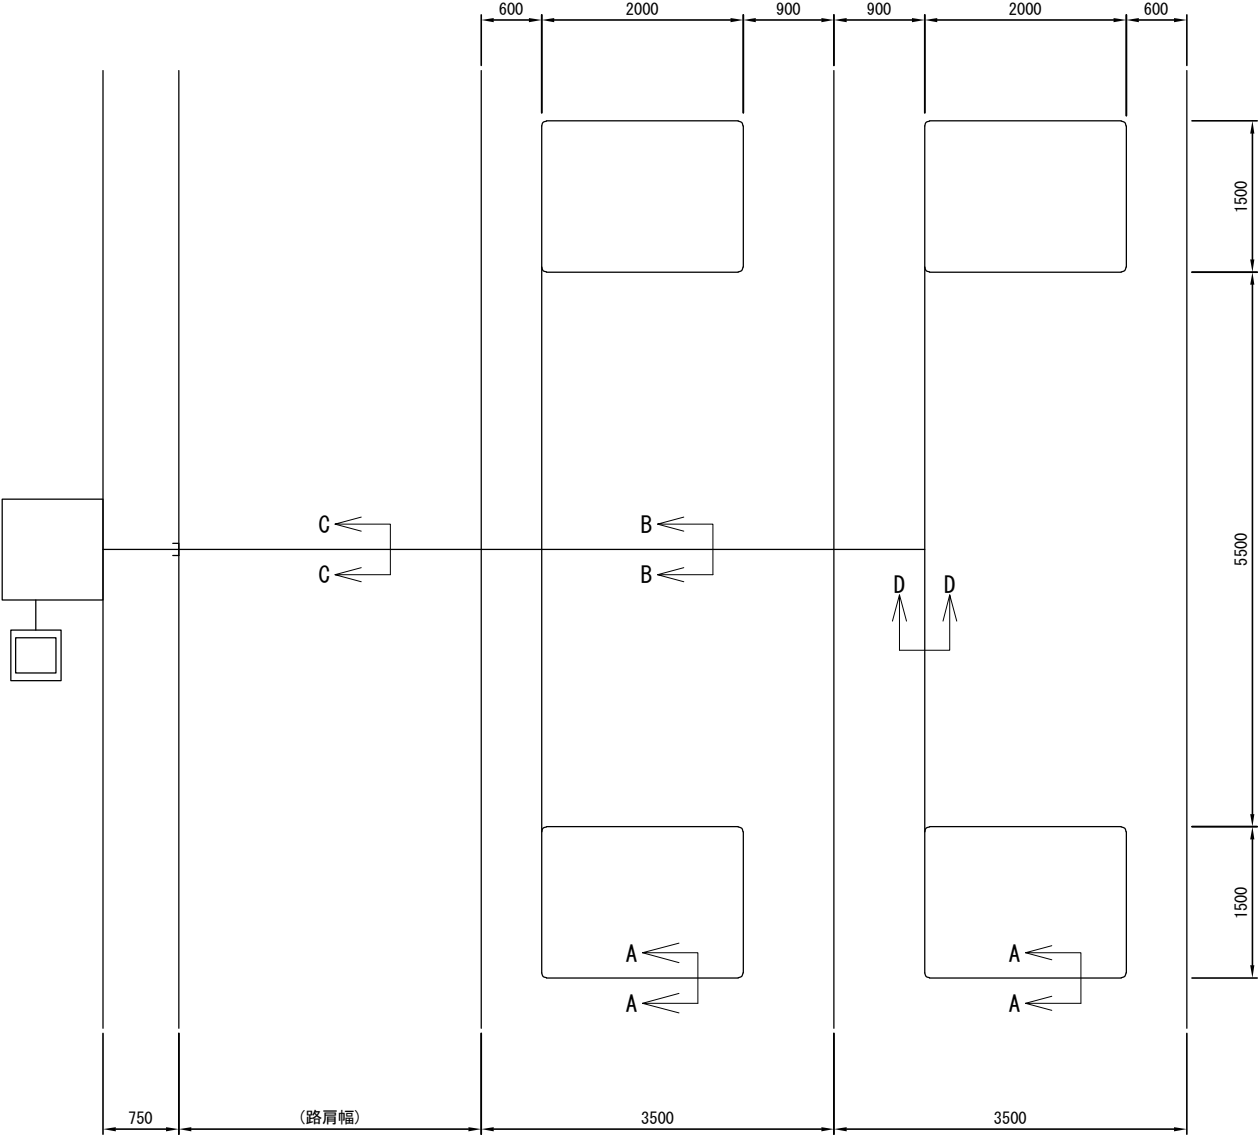


A-A断面図

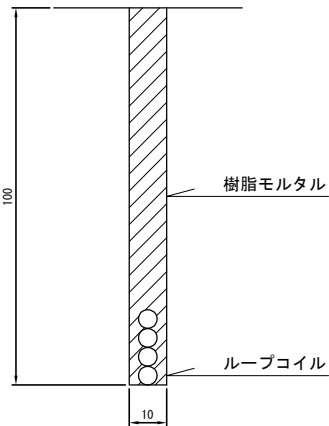


B-B断面図

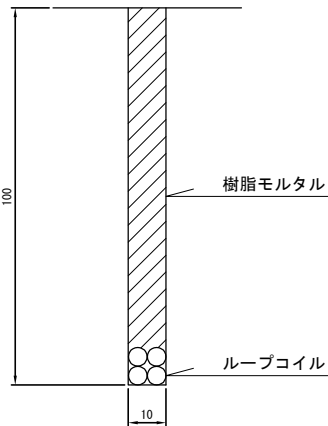

C-C断面図

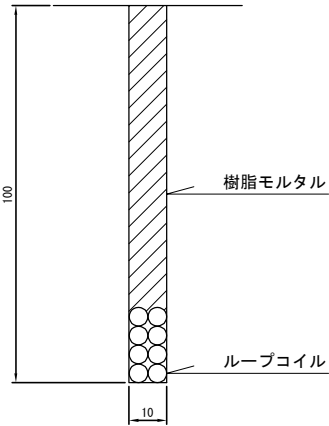

D-D断面図

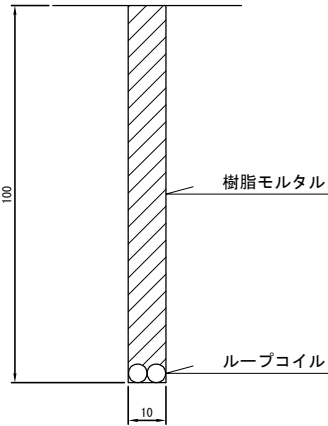

既設トラフィックカウンター設置箇所一覧


道路名	施工区間	上下線	設置箇所	備考
道央自動車道	苫小牧東IC～苫小牧東IC	下り線	KP-S 47.140	
	苫小牧東IC～新千歳空港IC	下り線	KP-S 46.240	
	新千歳空港IC～千歳IC	下り線	KP-S 37.920	

道央自動車道 北広島管内通信管路設置工事			
図面の種類	既設埋設物等詳細図（１）		
縮尺	—	図面番号	/
設計会社名	—		
施工会社名	—		
事務所名	東日本高速道路株式会社 北海道支社 北広島管理事務所		


既設埋設物詳細図（2）

路温計詳細図


横断図

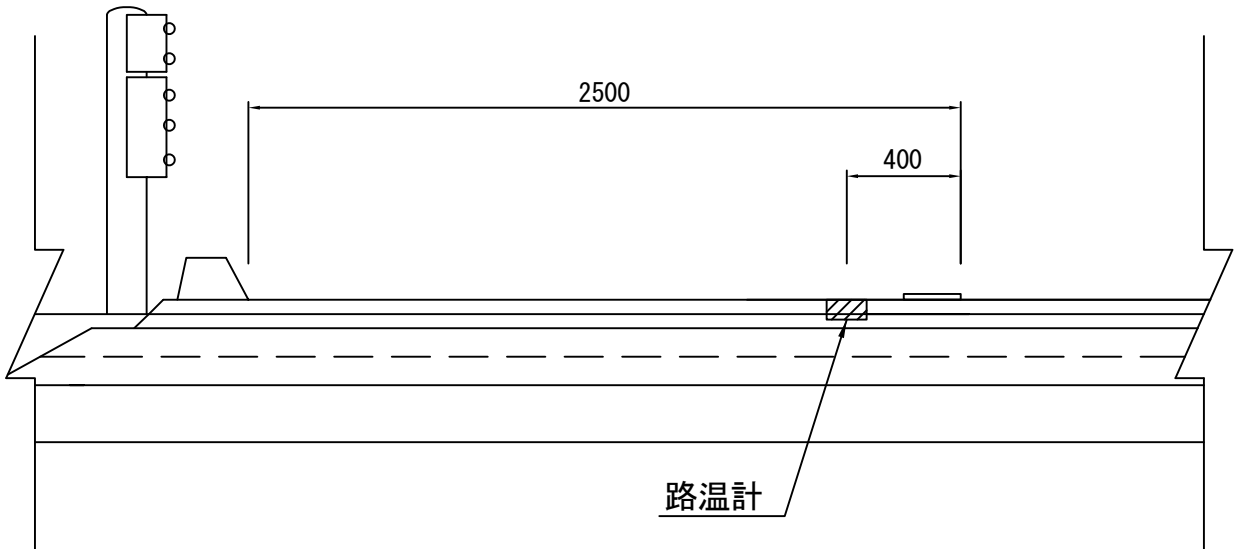

路温計平面図

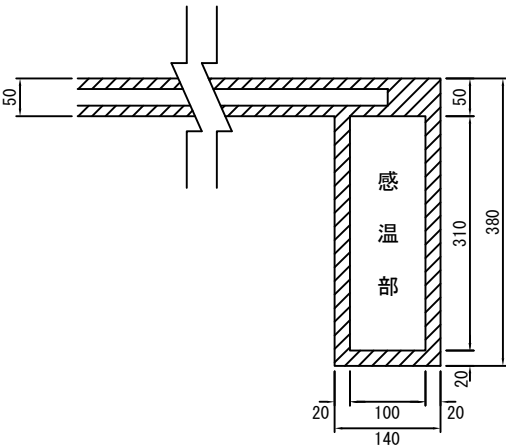

路温計断面図

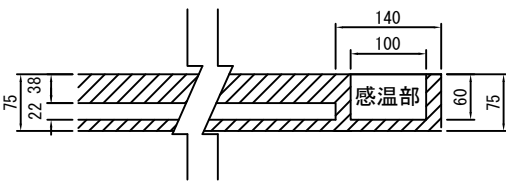

既設路温計設置箇所一覧

道路名	施工区間	上下線	設置箇所	備考
道央自動車道	新千歳空港IC～千歳IC	下り線	KP-S 36.270	

道央自動車道 北広島管内通信管路設置工事			
図面の種類	既設埋設物等詳細図（2）		
縮尺	—	図面番号	/
設計会社名	—		
施工会社名	—		
事務所名	東日本高速道路株式会社 北海道支社 北広島管理事務所		